



ПРИХОЖАЯ ПОТОЛОК

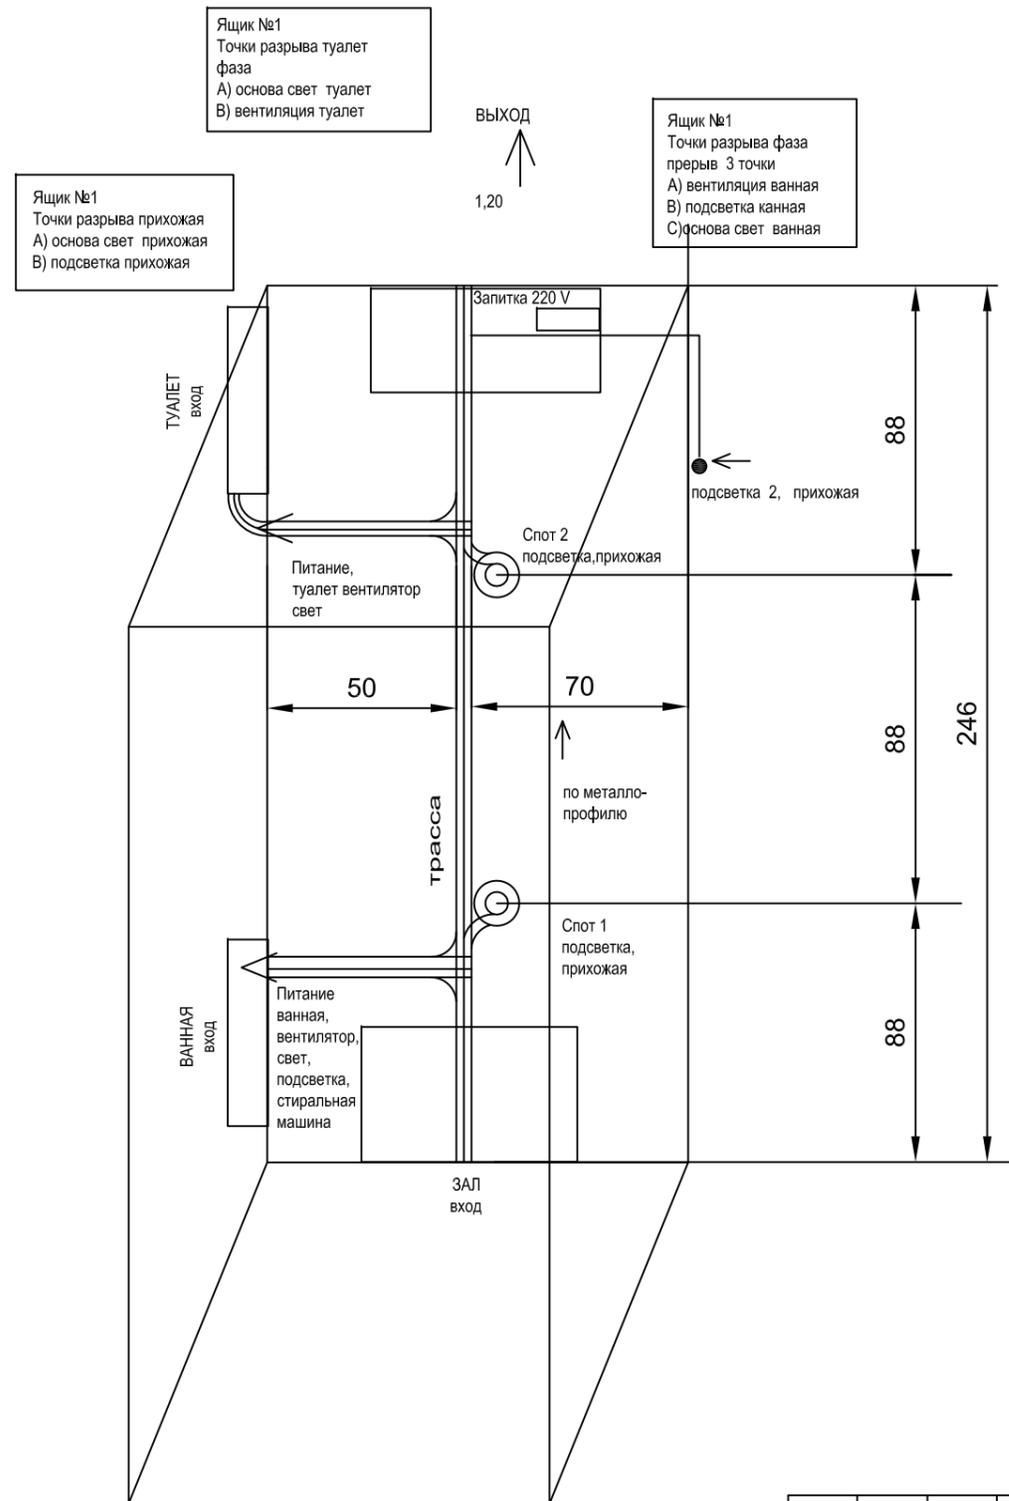


Шкафчики ширина 80
высота 60

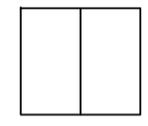

Инв. N подл.	Подп. и дата	Взамен инв. N


						Заказчик:			
						г. Ташкент, Юнусабад, 12 квартал			
Изм.	Кол.уч.	Лист	N док.	Подп.	Дата	Проектирование силовой и слаботочной системы квартиры	Стадия	Лист	Листов
Исполнил					25.11.10		ИД	1	1
Разработал					25.11.10				
Согласовано					25.11.10				
						Схема подачи электропитания в коридоре	"Квартира-Офис"		

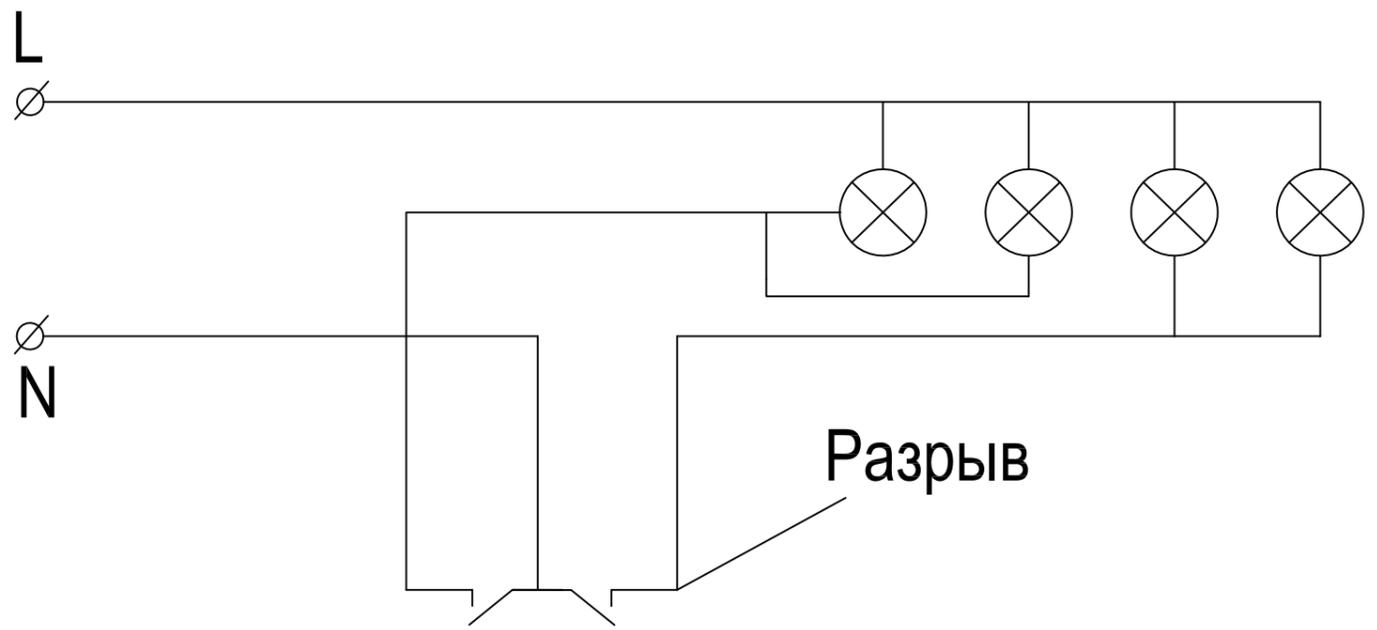

Инв. N подл.	Подп. и дата	Взамен инв. N



						Заказчик:			
						г. Ташкент, Юнусабад, 12 квартал			
Изм.	Кол. уч.	Лист	N док.	Подп.	Дата	Проектирование силовой и слаботочной системы квартиры	Стадия	Лист	Листов
Исполнил					25.11.10		ИД	1	1
Разработал					25.11.10				
Согласовано					25.11.10				
						Схема разрыва электрической цепи квартиры	"Квартира-Офис"		

- 1) основное освещение
- 2) подсветка (споты)
- 3) ночное освещение
- R1 - розетка 220 V
- R2 - розетка 220V
- R3- розетка 220V

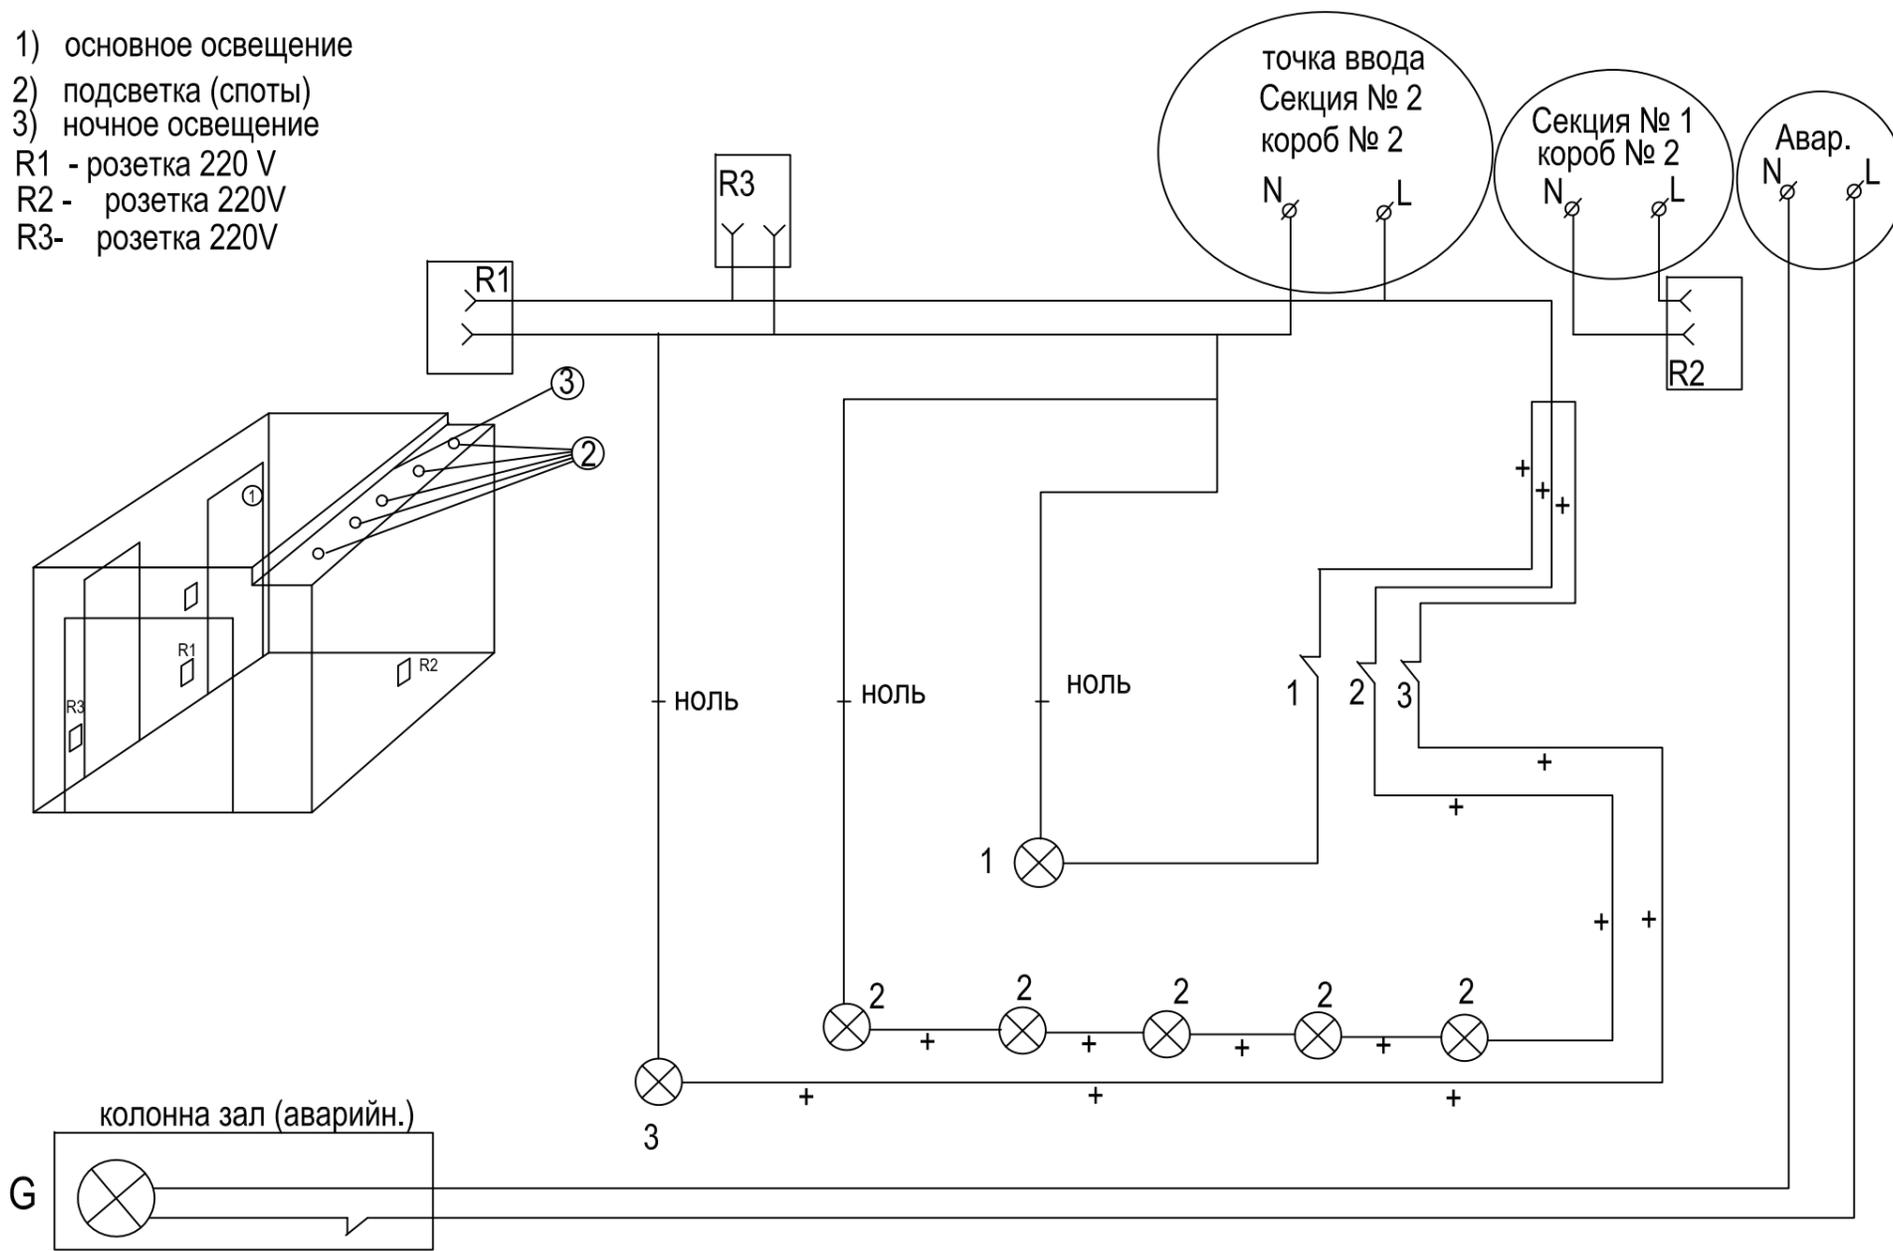


Инв. N подл.	
Подп. и дата	
Взамен инв. N	

						Заказчик:			
						г. Ташкент, Юнусабад, 12 квартал			
Изм.	Кол. уч.	Лист	N док.	Подп.	Дата	Проектирование силовой и слаботочной системы квартиры	Стадия	Лист	Листов
Исполнил					25.11.10		ИД	1	1
Разработал					25.11.10				
Согласовано					25.11.10				
						Схема подачи электропитания в зал		"Квартира-Офис"	

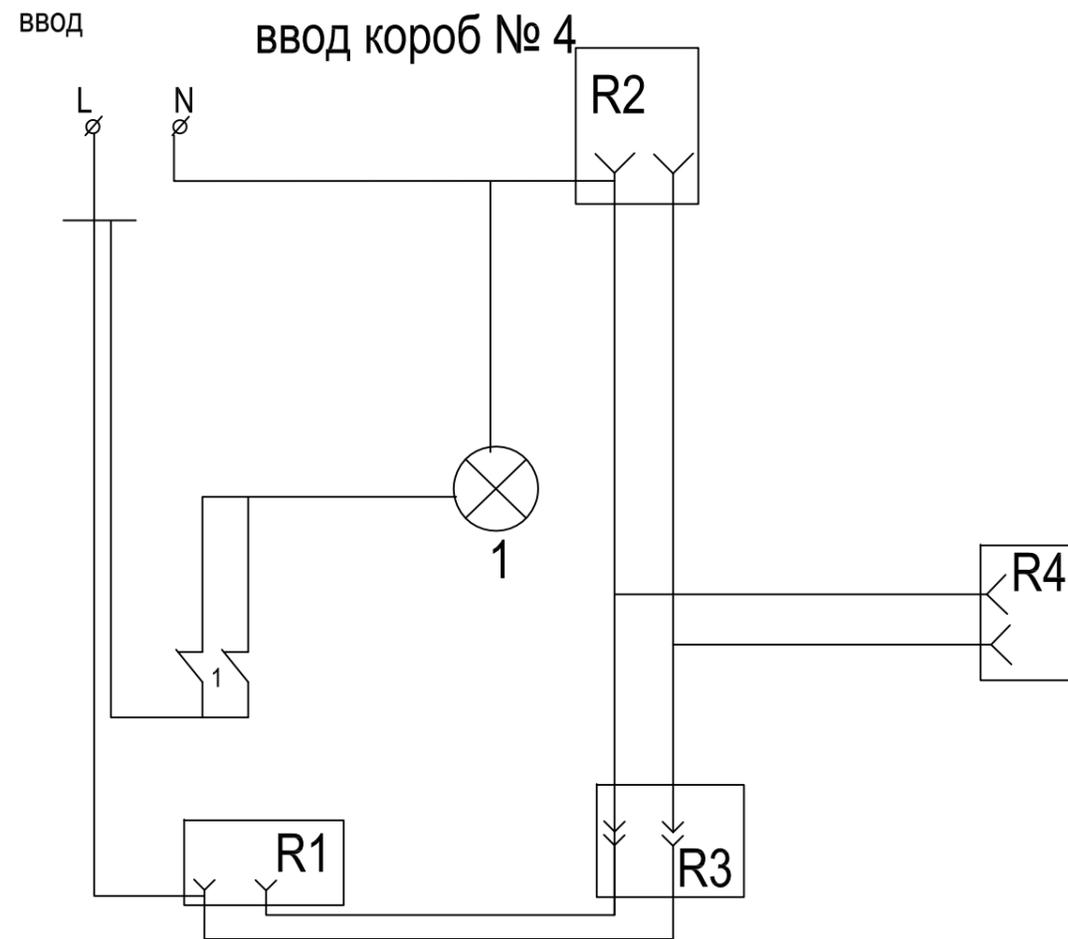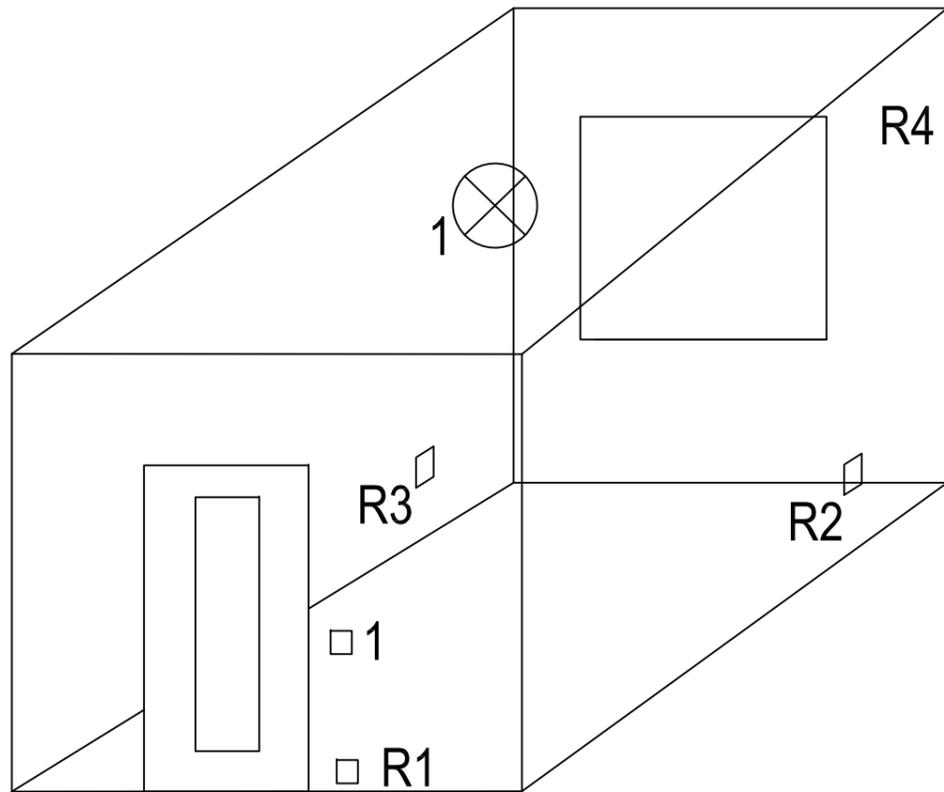

Внимание!
 Высота всех выключателей от пола
 находится в промежутке от 80 до 90 см.

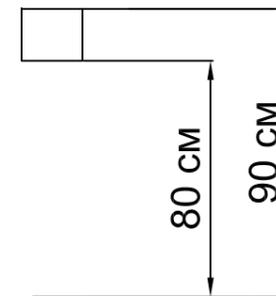

- 1) основное освещение - 1
- R1 - розетка 220 V
- R2 - розетка 220V
- R3- розетка 220V
- R4 - розетка 220V (кондиционер)

Инв.№ подл.	
Подп. и дата	
Взамен инв.№	

						Заказчик:				
						г. Ташкент, Юнусабад, 12 квартал				
Изм.	Кол. уч.	Лист	N док.	Подп.	Дата	Проектирование силовой и слаботочной системы квартиры	Стадия	Лист	Листов	
							ИД	1	1	
Исполнил					25.11.10		Схема подачи электропитания в спальню	ООО «Ворк-Телефом»		
Разработал					25.11.10					
Согласовано					25.11.10					

